


DISTRIBUZIONE IMPIANTO ELETTRICO PIANO TERRA (Scala 1:50)

LEGENDA SIMBOLI IMPIANTO ESISTENTE

	CONTATORE ENEL		PRESA SCHUKO 10/16A 2P+T PRESA SCHUKO 10/16A 2P+T CON FUSIBILE PRESA SCHUKO 10/16A 2P+T CON FUSIBILE + INTERRUPTORE BIPOLARE
	QUADRO ELETTRICO		TERMOSTATO AMBIENTE
	QUADRO GRUPPO PRESE UNEL In=10/16A		ASPIRATORE
	PULSANTE UNIPOLARE		PRESA TELEF. / TRASMISSIONE DATI RJ45
	INTERRUPTORE UNIPOLARE		PRESA TELEF. / TRASMISSIONE DATI RJ45 (n.2 prese su stesso supporto) PRESA TELEF. / TRASMISSIONE DATI RJ45 (n.3 prese su stesso supporto)
	INTERRUPTORE BIPOLARE		ARMADIO RACK DATI
	DEVIAZIONE UNIPOLARE		APPARECCHIO ILLUMINANTE INSTALLATO IN CONTROSOFFITTO CON TUBI FLUORESCENTI 4x18W - DARK LIGHT
	INVERTITORE UNIPOLARE		APPARECCHIO ILLUMINANTE INSTALLATO IN CONTROSOFFITTO CON TUBI FLUORESCENTI 4x18W - DECORATIVA
	SCATOLA DA INCASSO TIPO 503		APPARECCHIO ILLUMINANTE INSTALLATO IN CONTROSOFFITTO CON FLUORESCENTE COMPATTA 2x2W
	PRESA BIVALENTE 10/16A 2P+T PRESA BIVALENTE 10/16A 2P+T CON FUSIBILE PRESA BIVALENTE 10/16A 2P+T CON FUSIBILE + INTERRUTT. BIPOLARE		APPARECCHIO ILLUMINANTE INSTALLATO A PARETE
	PRESA BIVALENTE 10/16A 2P+T (n.2 prese su stesso supporto) PRESA BIVALENTE 10/16A 2P+T (n.3 prese su stesso supporto) PRESA BIVALENTE 10/16A 2P+T (n.4 prese su stesso supporto)		APPARECCHIO ILLUMINANTE INSTALLATO A SOFFITTO
	PRESA 10A 2P+T PRESA 10A 2P+T CON FUSIBILE PRESA 10A 2P+T CON FUSIBILE + INTERRUTT. BIPOLARE		PUNTO LUCE A PARETE
	PRESA SCHUKO 10A 2P+T PRESA SCHUKO 10A 2P+T CON FUSIBILE PRESA SCHUKO 10A 2P+T CON FUSIBILE + INTERRUPTORE BIPOLARE		APPARECCHIO ILLUMINANTE DI EMERGENZA AUTONOMIA 1h
	PRESA SCHUKO 10A 2P+T CON INTERRUPTORE BIPOLARE		CITOFONO POSTAZIONE INTERNA

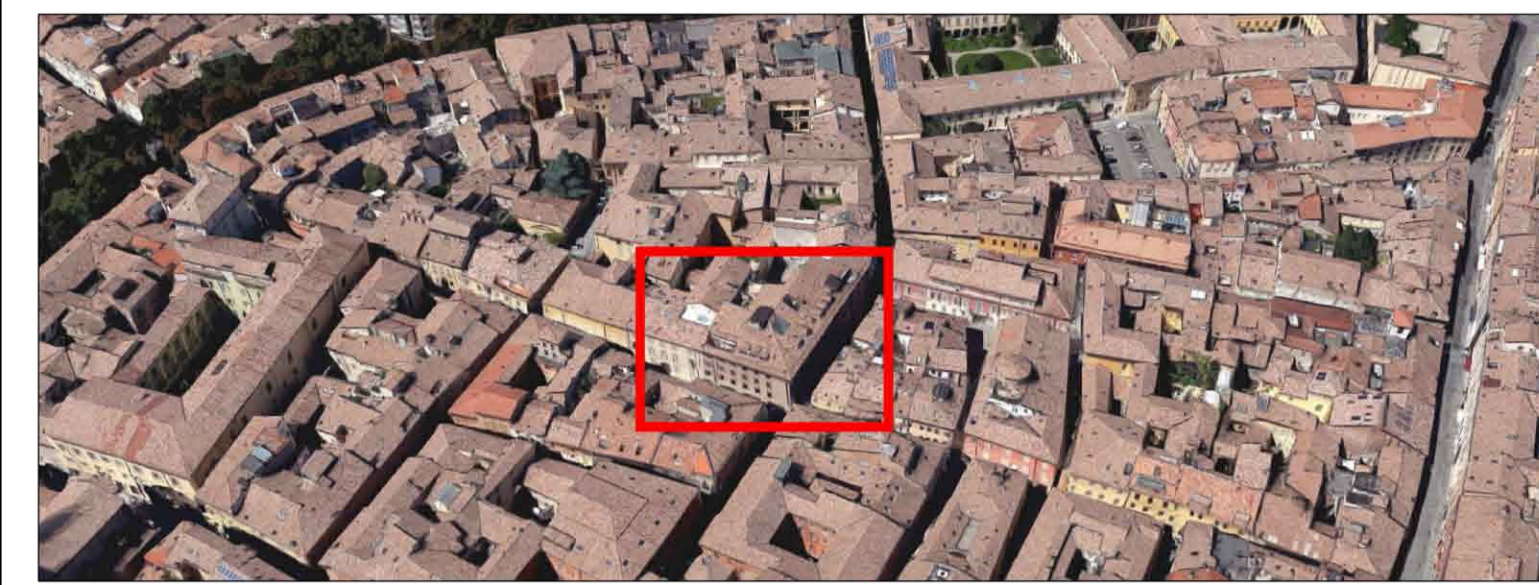

MANUTENZIONE STRAORDINARIA INCREMENTATIVA, RIQUALIFICAZIONE ENERGETICA E ADEGUAMENTO UFFICI
Edificio angolo Via San Pietro Martire e Via Guido da Castello
Reggio Emilia

PROGETTO ESECUTIVO IMPIANTO ELETTRICO 1° Stralcio

GRUPPO DI PROGETTAZIONE
Progetto architettonico:
LABORATORIO DI ARCHITETTURA Arch. Roberto Casarini
coll. Arch. Giulia Ugoletti
Progetto impianti termici e sanitari:
CHP ENGINEERING Ing. Alex Ferretti

restart Progetto impianti elettrici:
RESTART PROGETTI Per.Ind. Luca Cattellani
CONTENUTO
**DISTRIBUZIONE IMPIANTO ELETTRICO
PIANO TERRA**
SCALA 1:50
DATA 20.04 2017
TAVOLA NR. **IE.03**



SIMBOLOGIA CEI TIPOLOGIE CONDUTTURE

	CONDUTTURA CON POSA INTERRATA
	CONDUTTURA CON POSA IN CANALE / PASSERELLA FORATA
	CONDUTTURA CON POSA INCASSATA
	CONDUTTURA CON POSA A VISTA
	CONDOTTO SBARRE PREFABBRICATO

LEGENDA SIMBOLI NUOVA INSTALLAZIONE

	INTERRUPTORE UNIPOLARE
	PRESA SCHUKO 10/16A 2P+T (linea privilegiata) n.2 PRESE SCHUKO 10/16A 2P+T (linea privilegiata) n.3 PRESE SCHUKO 10/16A 2P+T (linea privilegiata) PRESA SCHUKO 10A 2P+T (linea privilegiata) n.2 PRESE SCHUKO 10A 2P+T (linea privilegiata) n.3 PRESE SCHUKO 10A 2P+T (linea privilegiata)
	PRESA TELEF. / TRASMISSIONE DATI RJ45 (n.2 prese su stesso supporto) PRESA TELEF. / TRASMISSIONE DATI RJ45 (n.3 prese su stesso supporto)
	CANALE PORTACAVI A 2 SCOMPARTI DITTA BOCCHOTTI O SIMILARE
	VARIAZIONE QUOTA CONDUTTURE
	APPARECCHIO ILLUMINANTE ESISTENTE INSTALLATO A CONTROSOFFITTO CON TUBI FLUORESCENTI 4x18W - DARK LIGHT
	APPARECCHIO ILLUMINANTE INSTALLATO A CONTROSOFFITTO CON TUBI FLUORESCENTI 4x18W - DARK LIGHT
	APPARECCHIO ILLUMINANTE INSTALLATO IN CONTROSOFFITTO A LED 2,2W 4000°K TIPO S.583 IN 19 DITTA SIMES O SIMILARE
	APPARECCHIO ILLUMINANTE DI EMERGENZA AUTONOMIA 1h LAMPADA FLUORESCENTE 24W
	PREDISPOSIZIONE ALLACCIAMENTO UNITA' ESTERNA
	PREDISPOSIZIONE ALLACCIAMENTO UNITA' VENTILAZIONE MECCANICA INTERNA